



PRIMERA PLANTA

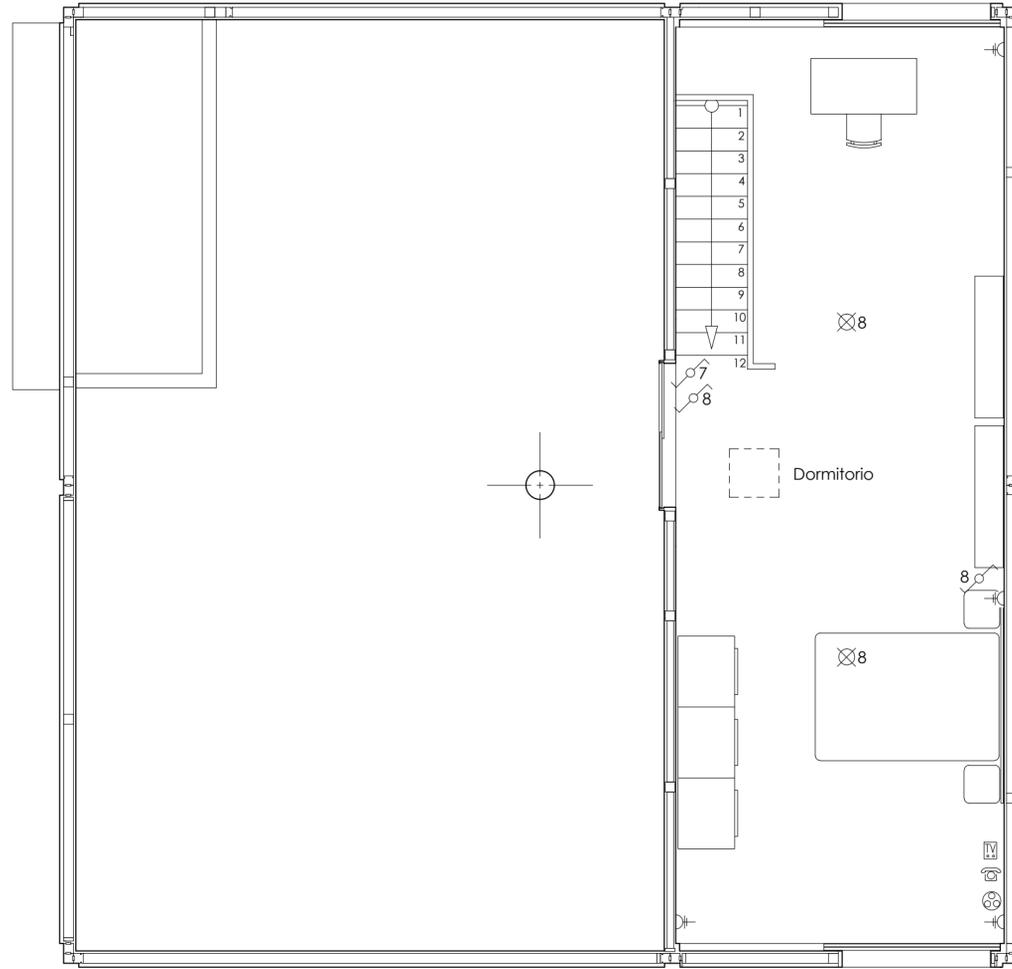

PLANTA BAJA

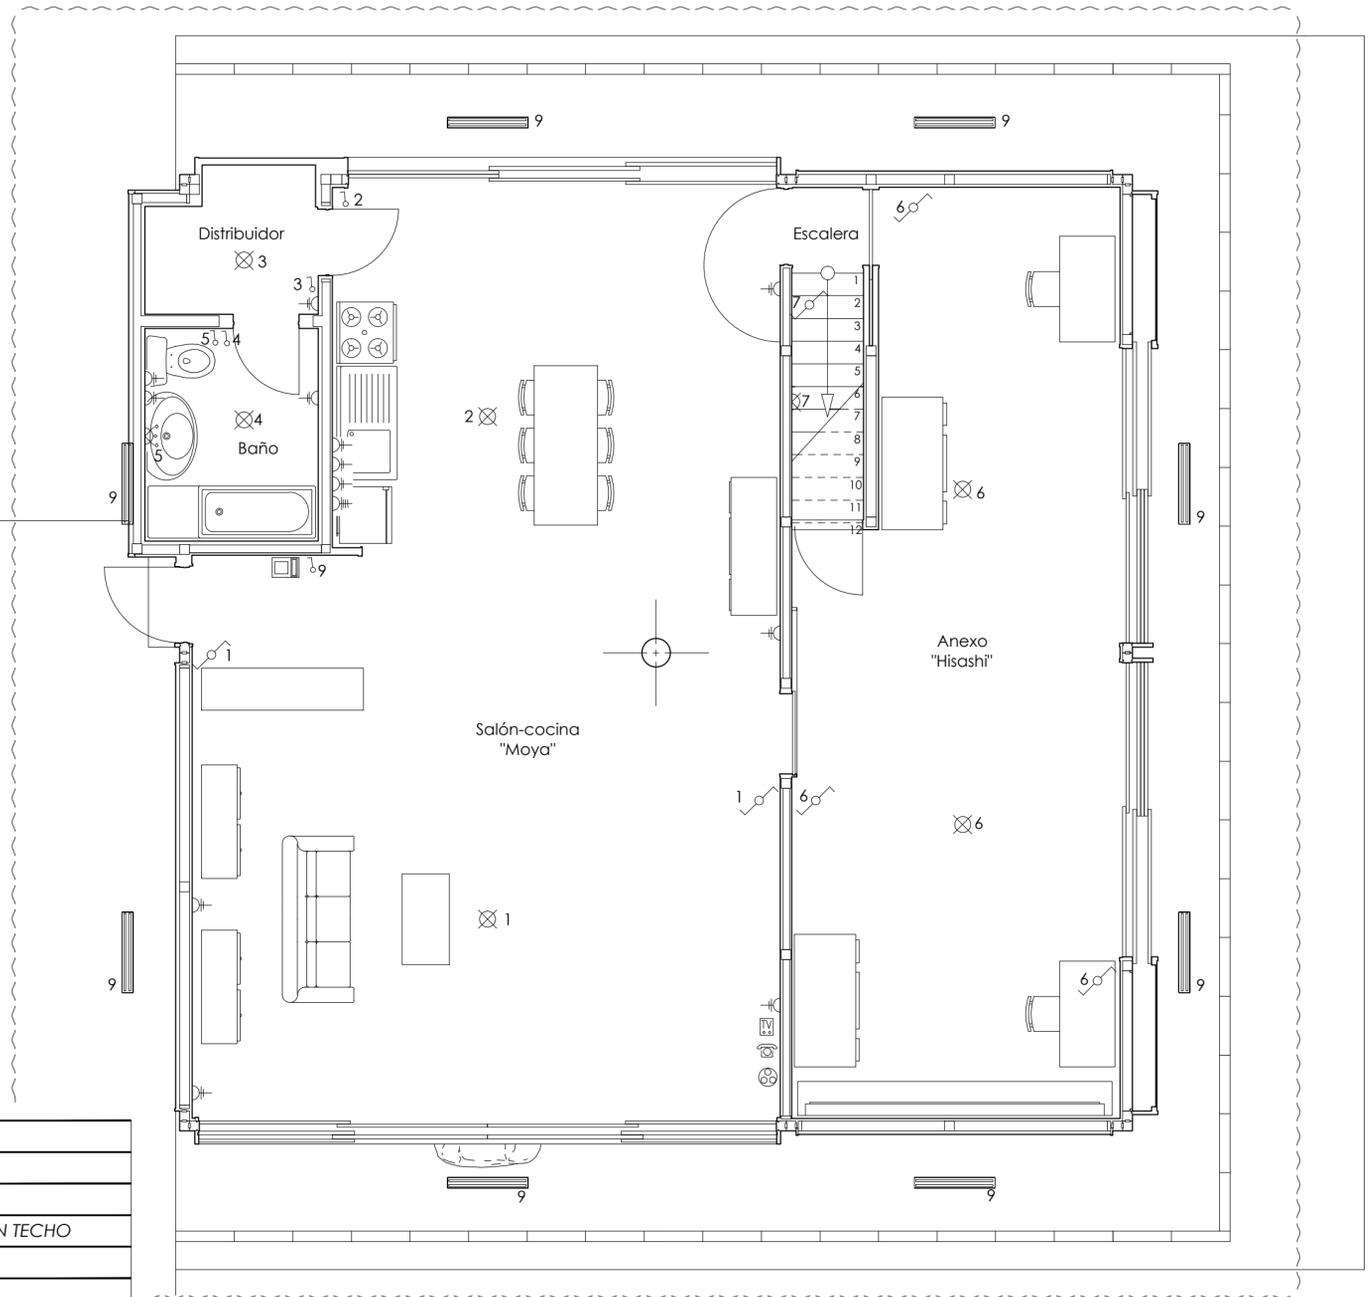

LEYENDA ELECTRICIDAD

	PUNTO DE LUZ
	PUNTO DE LUZ EN PARED
	LUMINARIA ESTANCA OD-8554 IP65 EN TECHO
	INTERRUPTOR SENCILLO
	INTERRUPTOR CONMUTADO
	TOMA DE FUERZA 16A
	TOMA DE FUERZA 25A
	VIDEO PORTERO
	TOMA DE TELEVISIÓN
	TOMA DE TELÉFONO
	TOMA TLCA

NOTA: LOS Nº AL PIE DE MECANISMO Y LAMPARAS INDICAN EL MISMO SISTEMA.

La caja general de protección y medida se encuentra junto a la puerta de acceso a la parcela, dirección sur.

DESARROLLO CONSTRUCTIVO DE UN EDIFICIO PUBLICADO



PROYECTO FIN DE CARRERA  
E. Politécnico Sup. de Zamora  
Universidad de Salamanca  
ARQUITECTURA TÉCNICA

VIVIENDA UNIFAMILIAR HOUSE IN WHITE  
Área: Construcciones arquitectónicas  
Tutor: Francisco Javier Rodríguez Méndez  
Alumno: Jesús Rivas Perretta  
Emplazamiento: Suginami, Tokio, Japón.

ELECTRICIDAD

Nº DE PLANO  
I-2

FIRMA

Febrero 2013

ESCALA  
1:50